



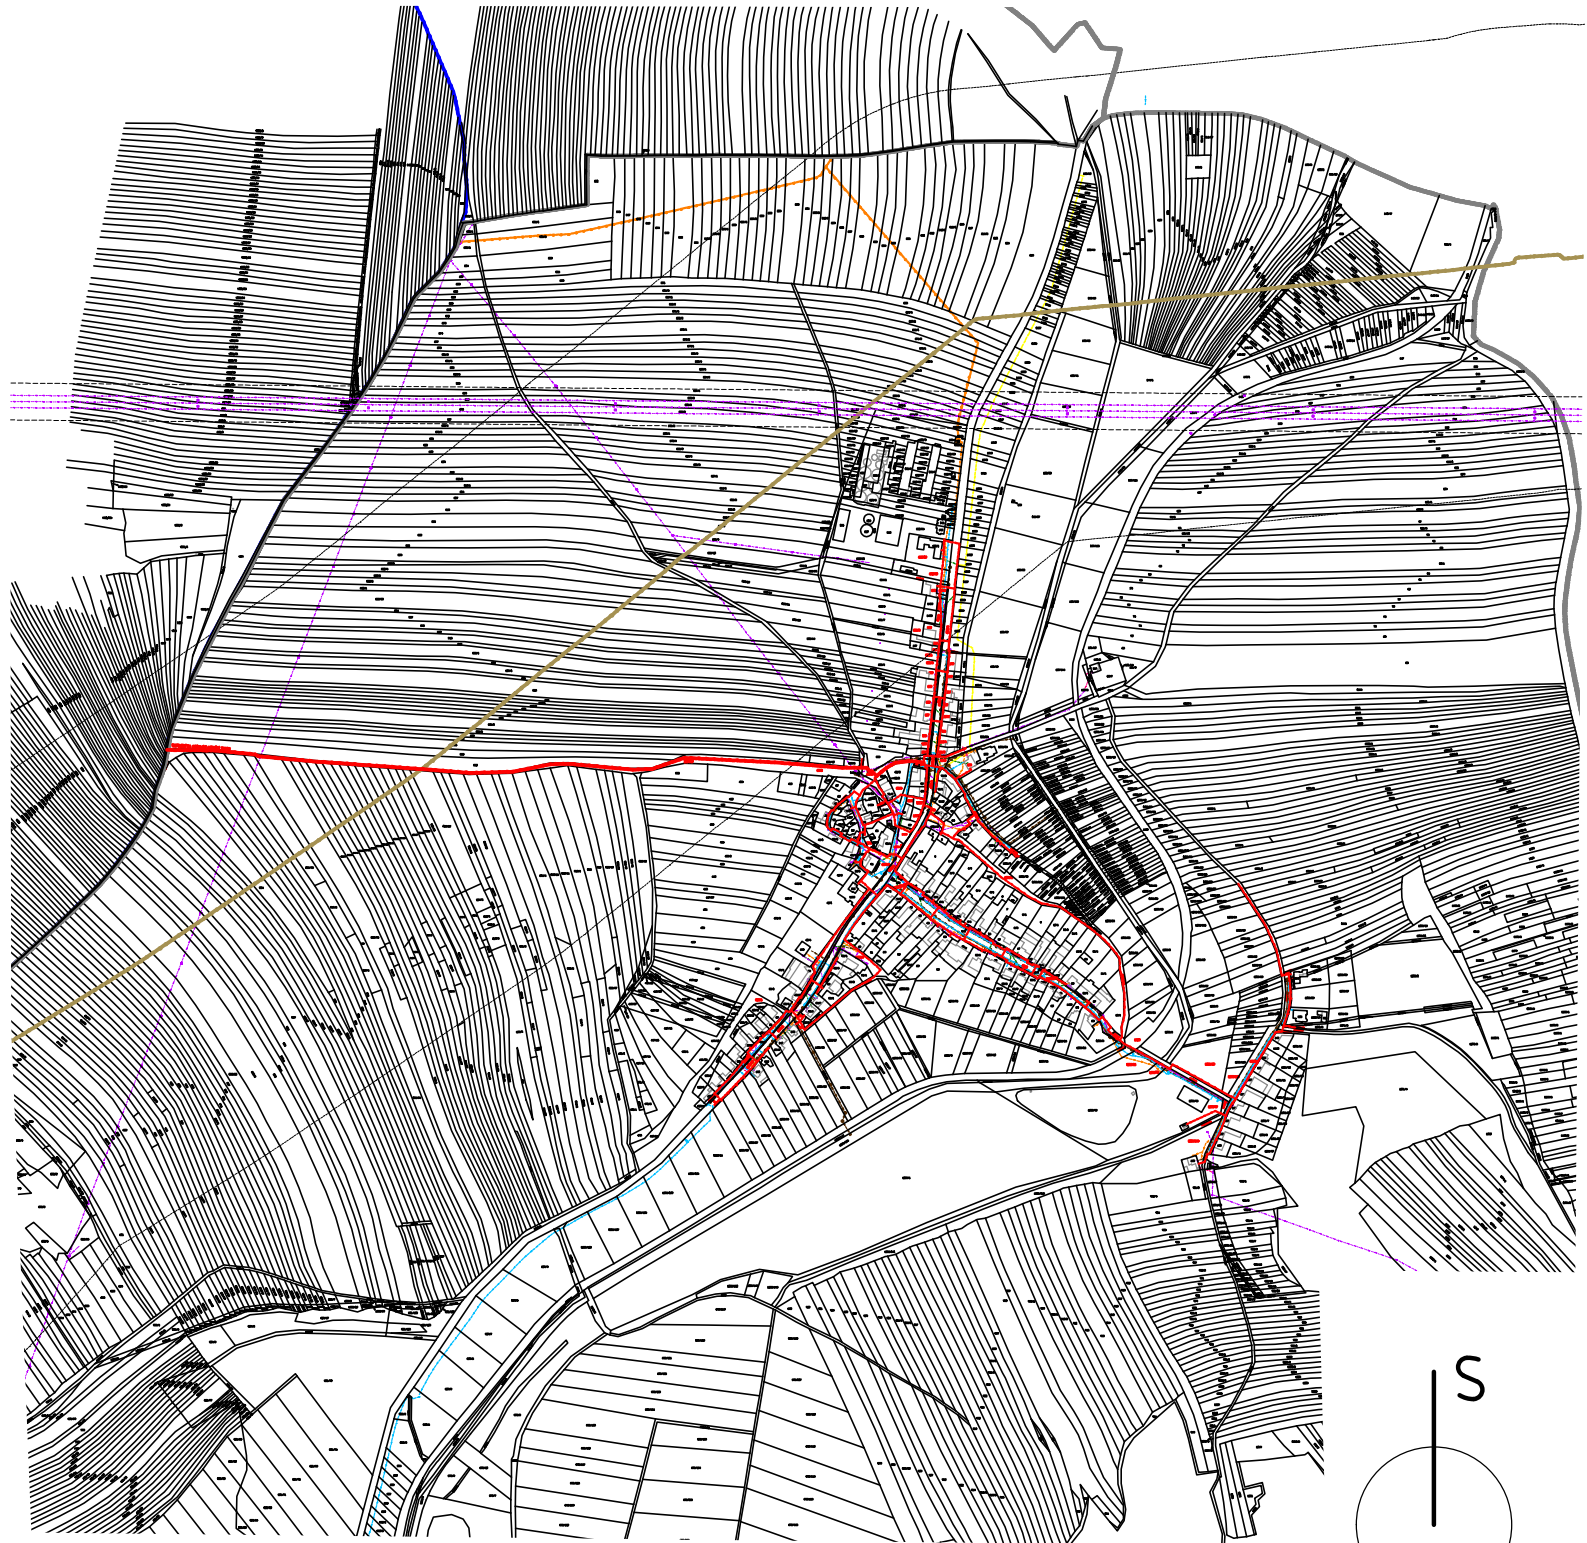


LEGENDA POZEMKŮ
601/1 PRIMO DOTČENÉ POZEMKY
 489 SOUSEDNÍ POZEMKY NEPRIMO DOTČENÉ

ODPOVĚDNÝ PROJEKTANT ING. MILAN FARÁŘ	PROJEKTANT STAVBY ING. PETR JANÍK LIBUŠINA 544/3 690 02 BŘECLAV TEL: 774 990 119 E-MAIL: JANIK-PETR@SEZNAM.CZ		
INVESTOR: GT NET S.R.O. KOLLÁROVA 277, 697 01 KYJOV IČ: 26972832			
MÍSTO STAVBY: DRAŽŮVKY [632368]			
ROZVOD OPTICKÉ SÍTĚ V OBCI DRAŽŮVKY		FORMÁT	A4
		DATUM	XI. 2021
		STUPEŇ	DÚR
CELKOVÁ SITUACE STAVBY		ČÁST DOKUMENTACE C.2	
		MĚŘÍTKO 1:10000	ČÍSLO VÝKRESU 01

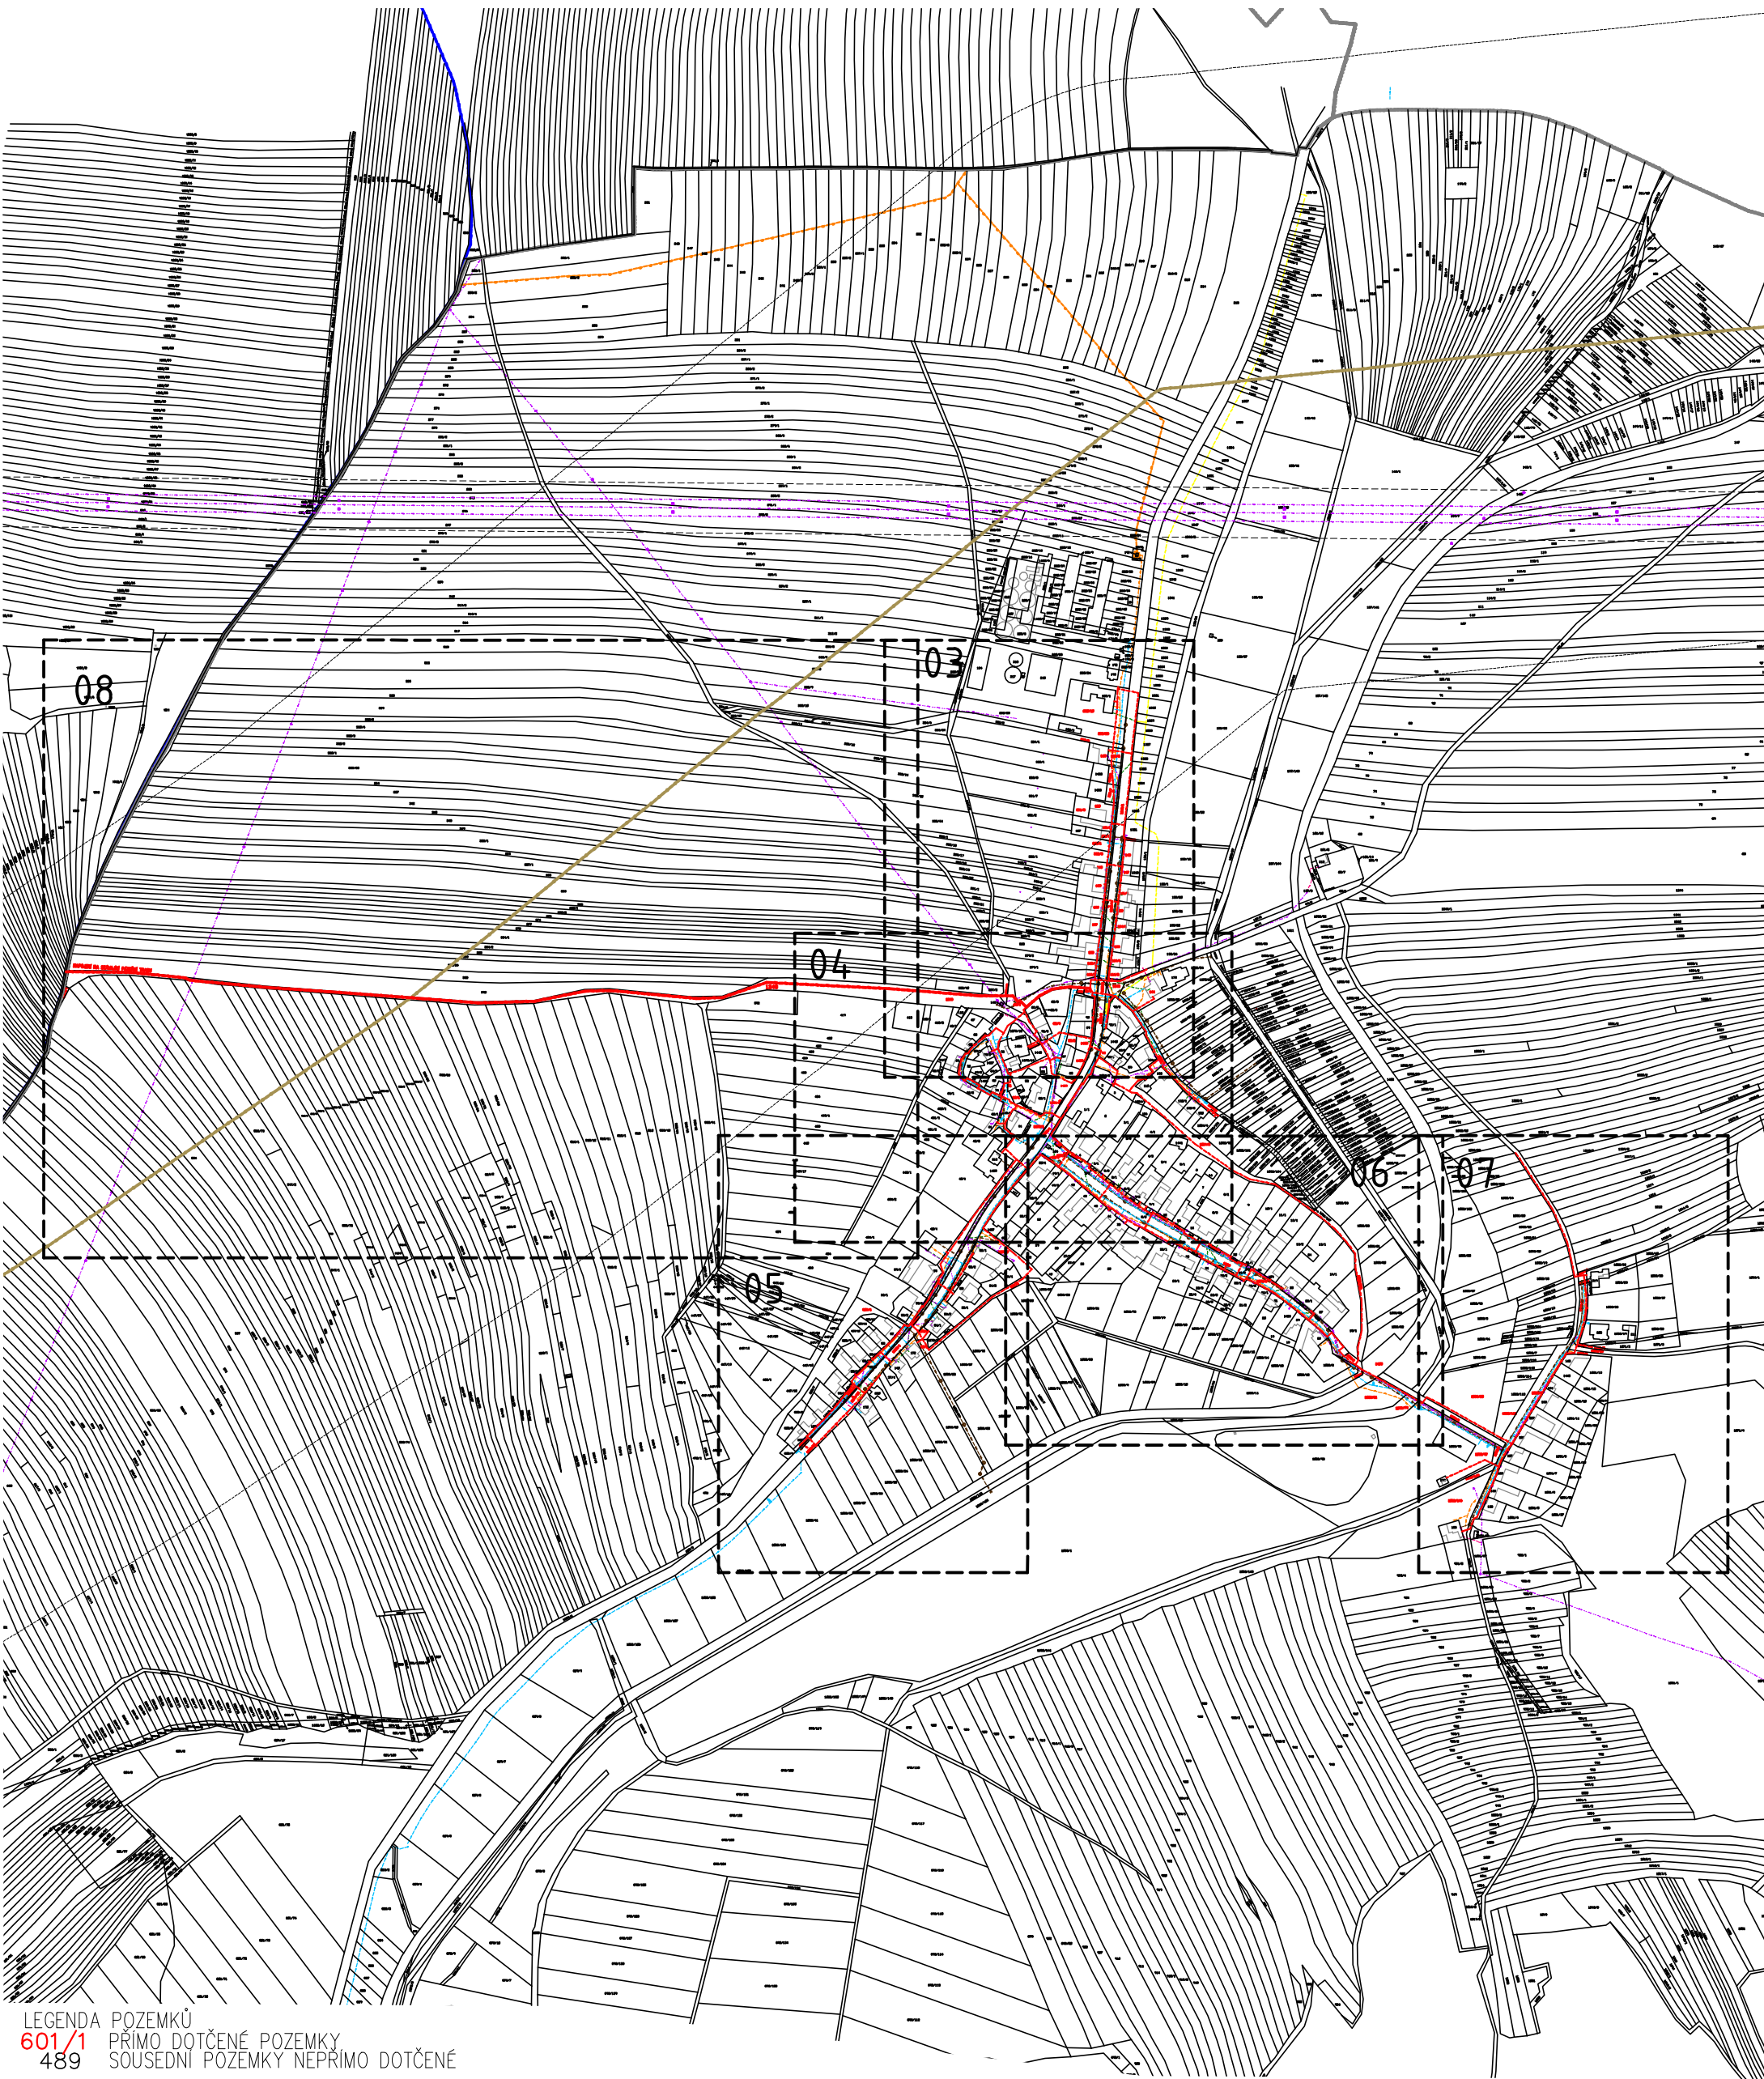


LEGENDA POZEMKŮ
601/1 PRÍMO DOTČENÉ POZEMKY
489 SOUSEDNÍ POZEMKY NEPRÍMO DOTČENÉ

LEGENDA SÍTÍ
— NOVÝ PODZEMNÍ SDĚL.KABEL-PÁTEŘ (GTNET)
— NOVÝ PODZEMNÍ SDĚL.KABEL-ROZVOD (GTNET)
— STÁVAJÍCÍ PODZ.SDEL. KABEL (GTNET)

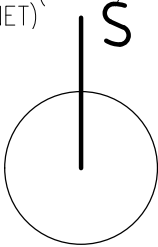


ODPOVĚDNÝ PROJEKTANT ING. MILAN FARÁŘ		PROJEKTANT STAVBY ING. PETR JANÍK LIBUŠINA 544/3 690 02 BŘECLAV TEL: 774 990 119 E-MAIL: JANIK-PETR@SEZNAM.CZ	
INVESTOR: GT NET S.R.O. KOLLÁROVA 277, 697 01 KYJOV IČ: 26972832			
MÍSTO STAVBY: DRAŽŮVKY [632368]			
ROZVOD OPTICKÉ SÍTĚ V OBCI DRAŽŮVKY		FORMÁT	A3
		DATUM	XI. 2021
		STUPEŇ	DŮR
		ČÁST DOKUMENTACE	C.2
SITUACE -PŘEHLED ROZVRŽENÍ VÝKRESŮ		MĚŘÍTKO	ČÍSLO VÝKRESU
		1:6000	02

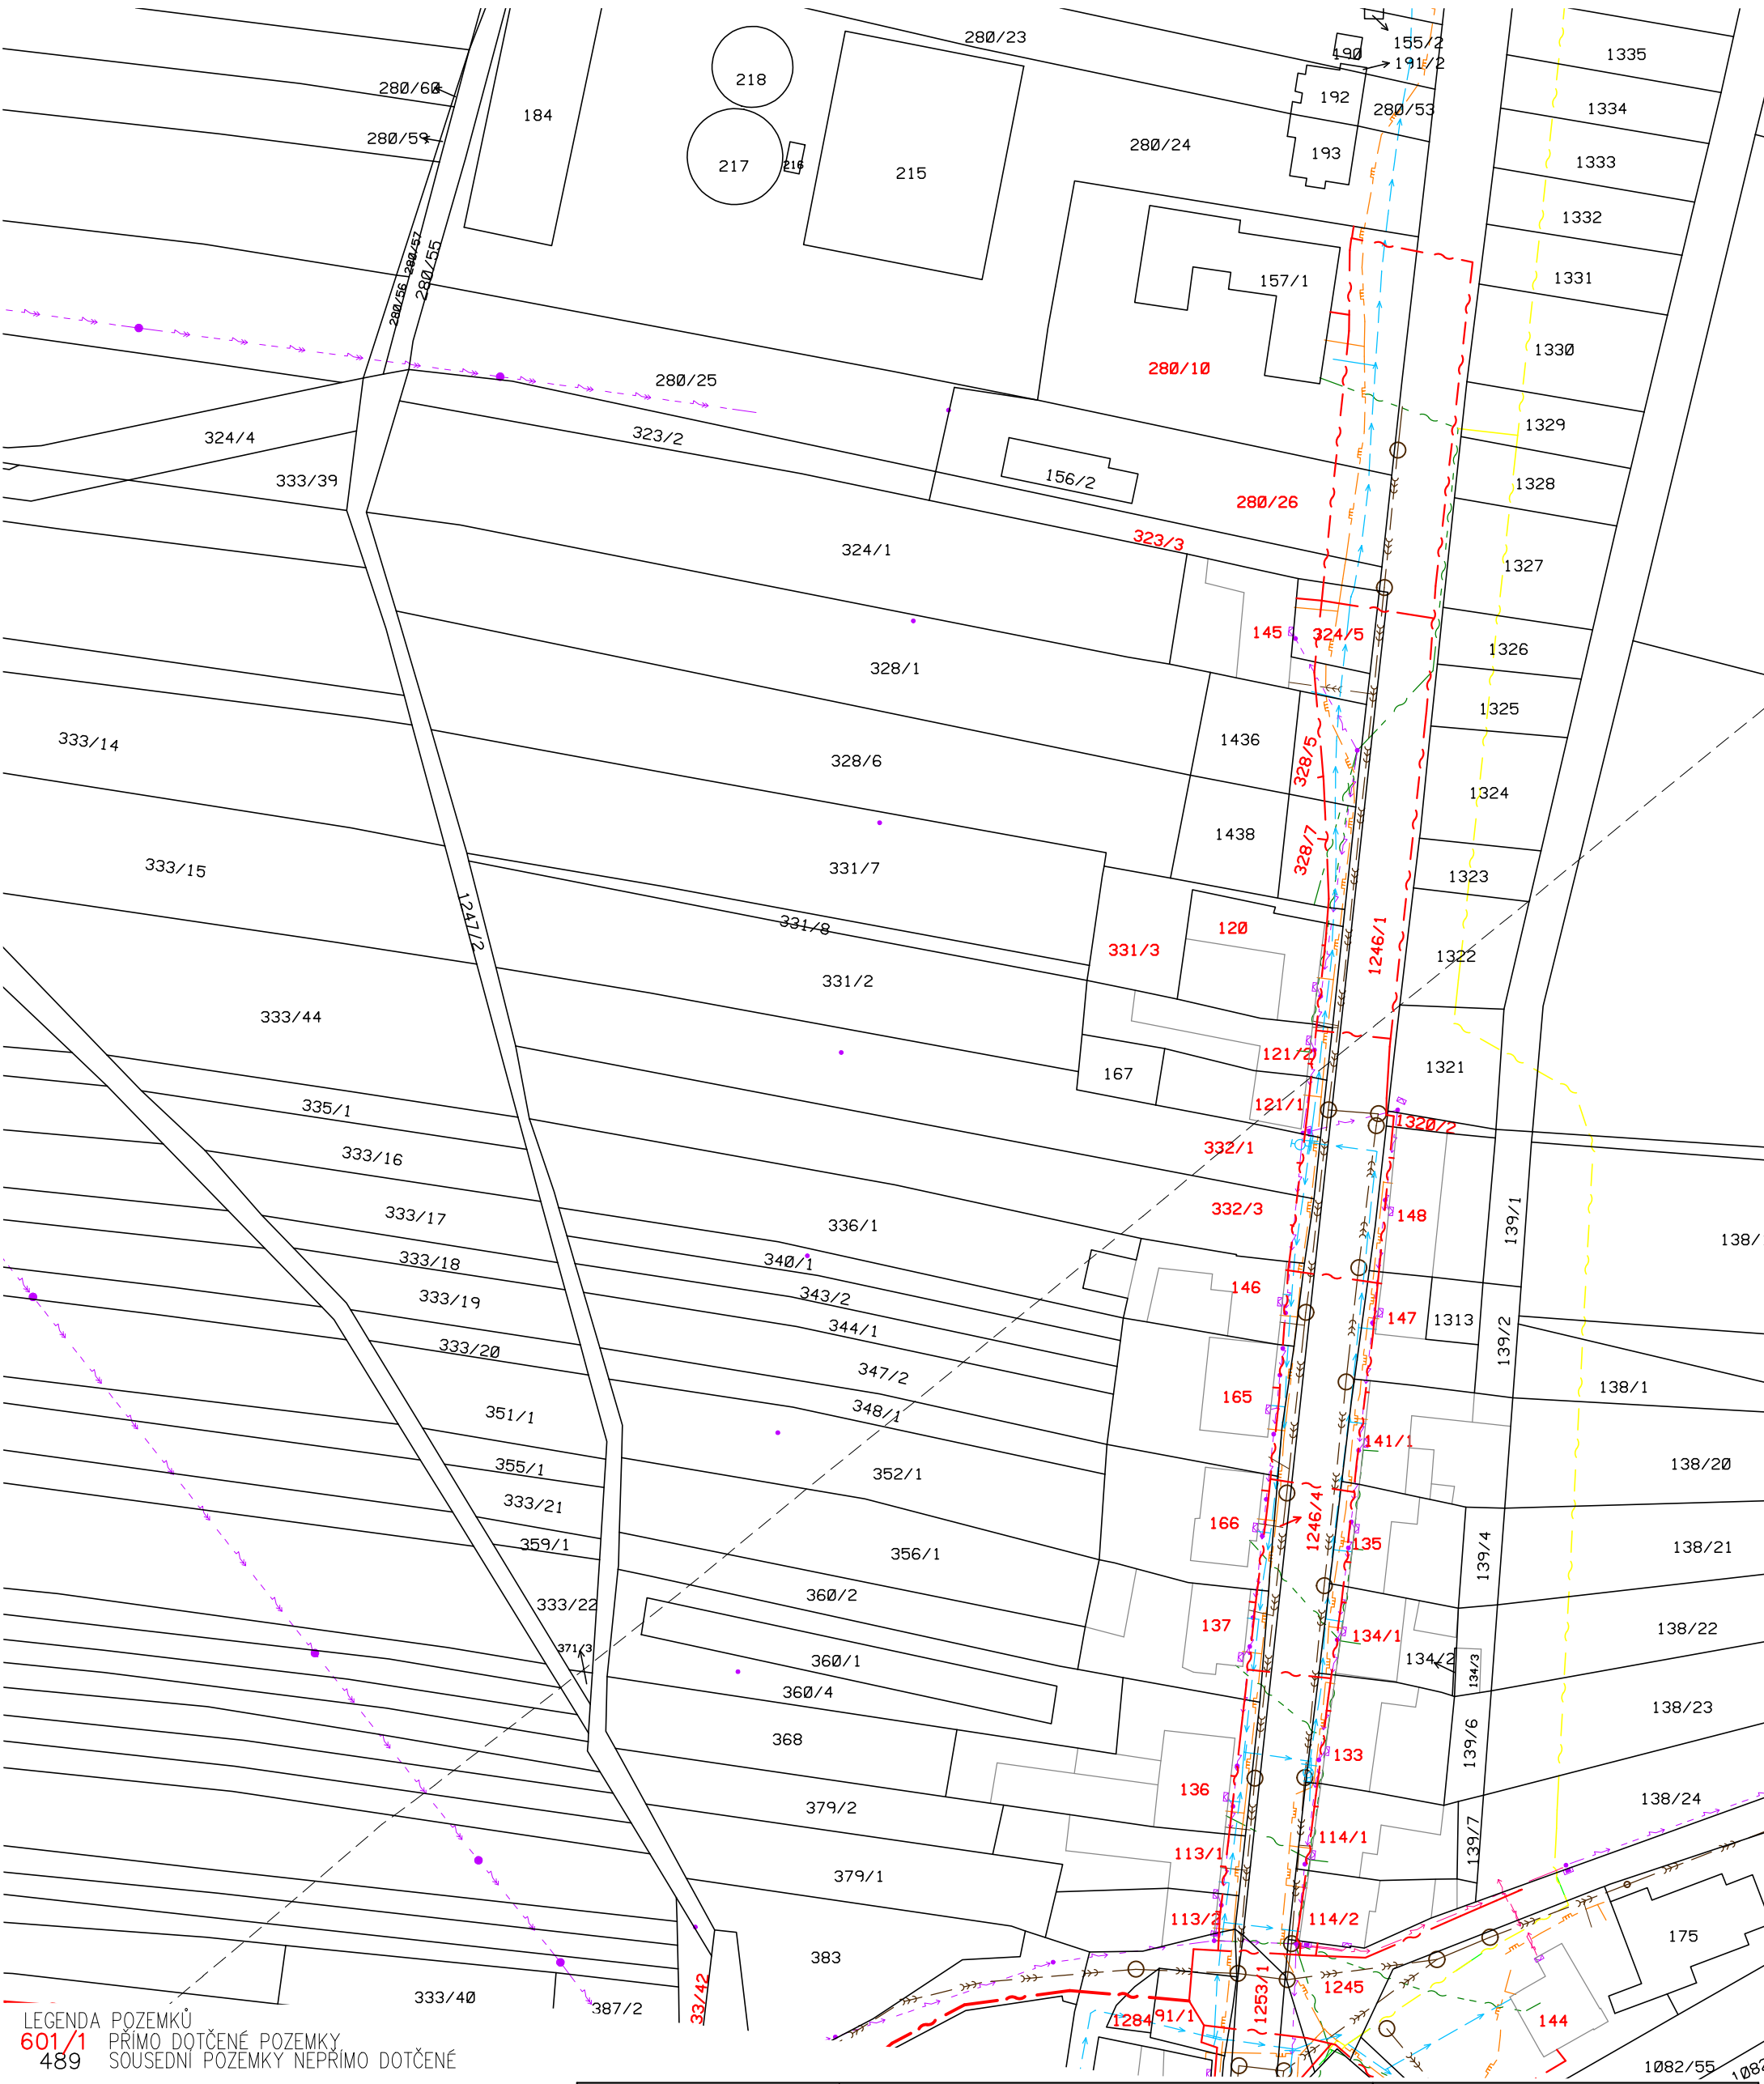


LEGENDA POZEMKŮ
601/1 PRÍMO DOTČENÉ POZEMKY
489 SOUSEDNÍ POZEMKY NEPRÍMO DOTČENÉ

- LEGENDA SÍTÍ
- NOVÝ PODZEMNÍ SDĚL.KABEL-PÁTEŘ (GTNET)
 - NOVÝ PODZEMNÍ SDĚL.KABEL-ROZVOD (GTNET)
 - STÁVAJÍCÍ PODZ.SDĚL. KABEL (GTNET)
 - NN,VN,VVN-NADZEMNÍ VEDENÍ (EGD)
 - NN,VN-PODZEMNÍ VEDENÍ (EGD)
 - VVN-NADZEMNÍ VEDENÍ (ČEPS)
 - VODOVOD (VAK HODONÍN)
 - KANALIZACE (VAK HODONÍN, OBEC)
 - PLYNOVOD-STL,VTL (GASNET)
 - SDĚL. KABEL-NADZEMNÍ (ČETIN)
 - SDĚL. KABEL-PODZEMNÍ (ČETIN)
 - S. KAB.-PODZ. RUŠENÝ NEZAMĚŘENÝ (ČETIN)
 - PRODUKTOVOD (ČEPRO)
 - OCHRANNÉ PÁSMO (ČEPRO)

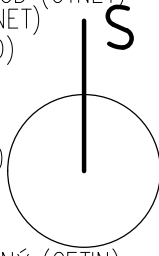


ODPOVĚDNÝ PROJEKTANT ING. MILAN FARÁŘ		PROJEKTANT STAVBY ING. PETR JANÍK LIBUŠINA 544/3 690 02 BŘECLAV		TEL: 774 990 119 E-MAIL: JANIK-PETR@SEZNAM.CZ	
INVESTOR: GT NET S.R.O. KOLLÁROVA 277, 697 01 KYJOV IČ: 26972832					
MÍSTO STAVBY: DRAŽŮVKY [632368]					
ROZVOD OPTICKÉ SÍTĚ V OBCI DRAŽŮVKY				FORMÁT	A3
				DATUM	XI. 2021
				STUPEŇ	DŮR
				ČÁST DOKUMENTACE	C.2
SITUACE INŽ. SÍTÍ				MĚŘÍTKO 1:1000	ČÍSLO VÝKRESU 03

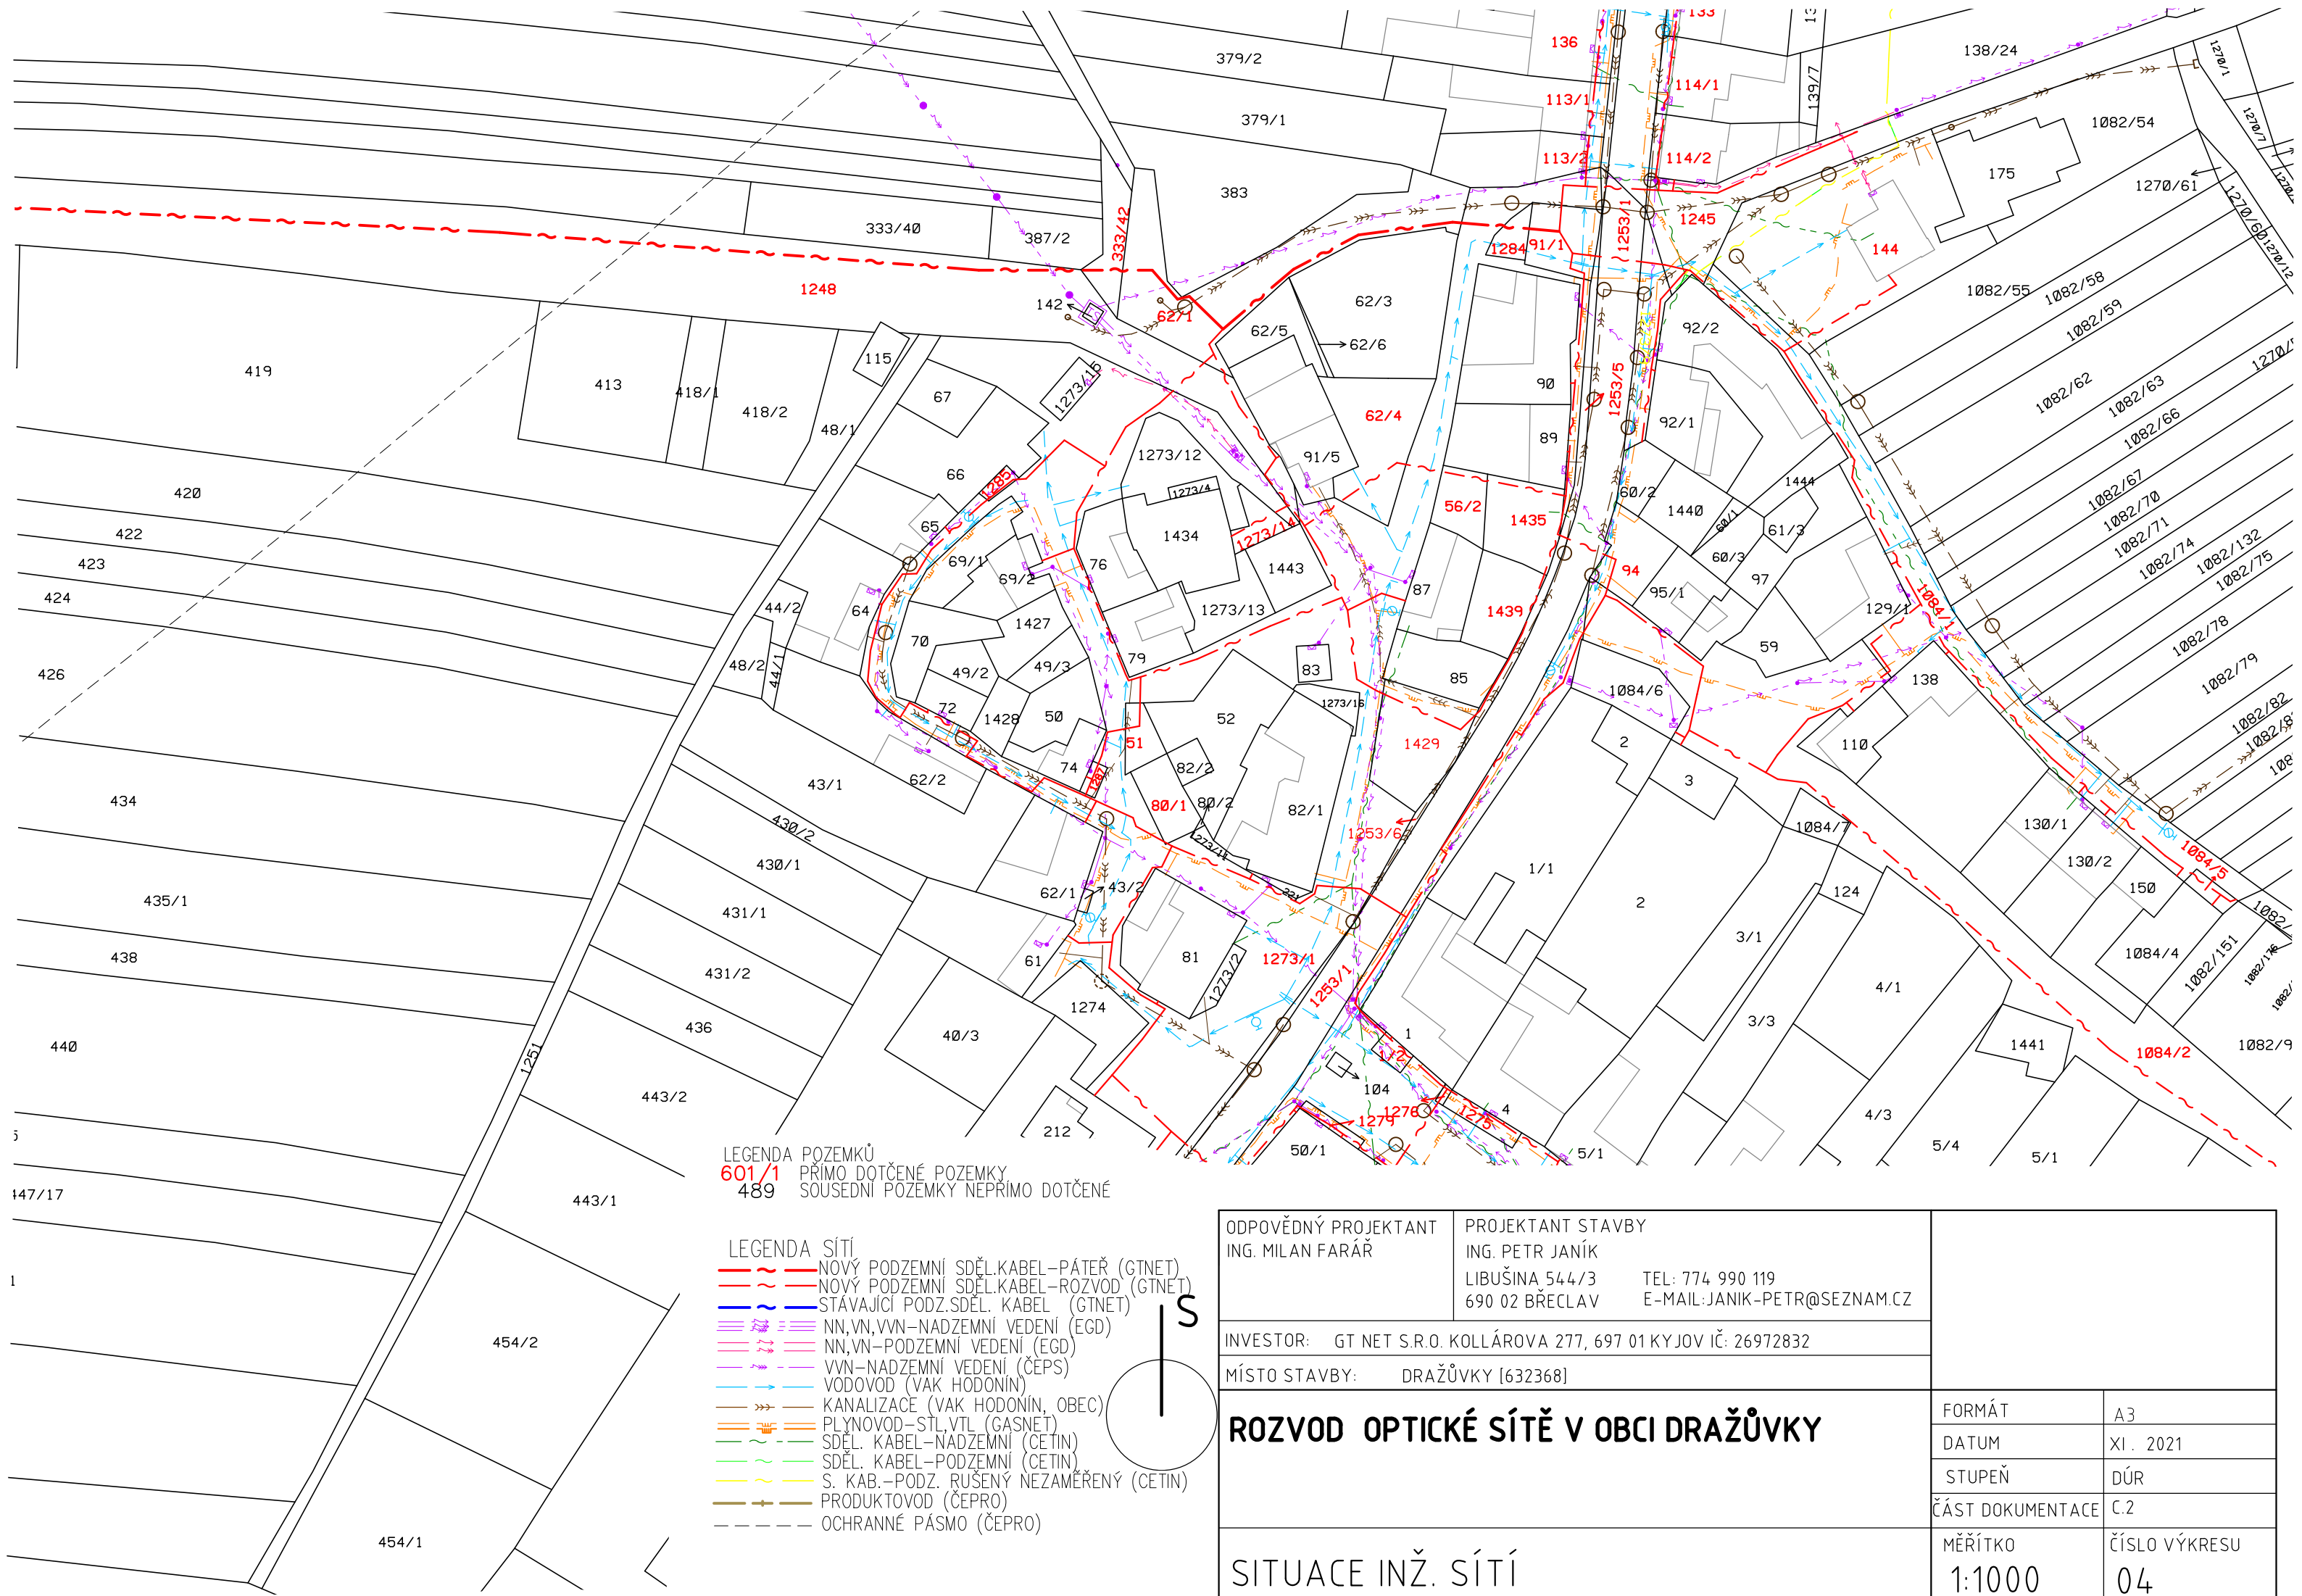

LEGENDA POZEMKŮ
601/1 PRIMO DOTČENÉ POZEMKY
489 SOUSEDNÍ POZEMKY NEPRIMO DOTČENÉ


- LEGENDA SÍTÍ
- NOVÝ PODZEMNÍ SDĚL.KABEL-PÁTEŘ (GTNET)
 - NOVÝ PODZEMNÍ SDĚL.KABEL-ROZVOD (GTNET)
 - STÁVAJÍCÍ PODZ.SDĚL. KABEL (GTNET)
 - NN,VN,VVN-NADZEMNÍ VEDENÍ (EGD)
 - NN,VN-PODZEMNÍ VEDENÍ (EGD)
 - VVN-NADZEMNÍ VEDENÍ (ČEPS)
 - VODOVOD (VAK HODONÍN)
 - KANALIZACE (VAK HODONÍN, OBEC)
 - PLYNOVOD-STL,VTL (GASNET)
 - SDĚL. KABEL-NADZEMNÍ (CETIN)
 - SDĚL. KABEL-PODZEMNÍ (CETIN)
 - S. KAB.-PODZ. RUŠENÝ NEZAMĚŘENÝ (CETIN)
 - PRODUKTOVOD (ČEPRO)
 - OCHRANNÉ PÁSMO (ČEPRO)

ODPOVĚDNÝ PROJEKTANT ING. MILAN FARÁŘ		PROJEKTANT STAVBY ING. PETR JANÍK LIBUŠINA 544/3 690 02 BŘECLAV		TEL: 774 990 119 E-MAIL: JANIK-PETR@SEZNAM.CZ			
INVESTOR: GT NET S.R.O. KOLLÁROVA 277, 697 01 KYJOV IČ: 26972832							
MÍSTO STAVBY: DRAŽŮVKY [632368]							
ROZVOD OPTICKÉ SÍTĚ V OBCI DRAŽŮVKY				FORMÁT		A3	
				DATUM		XI. 2021	
				STUPEŇ		DŮR	
				ČÁST DOKUMENTACE		C.2	
SITUACE INŽ. SÍTÍ				MĚŘÍTKO		ČÍSLO VÝKRESU	
				1:1000		04	

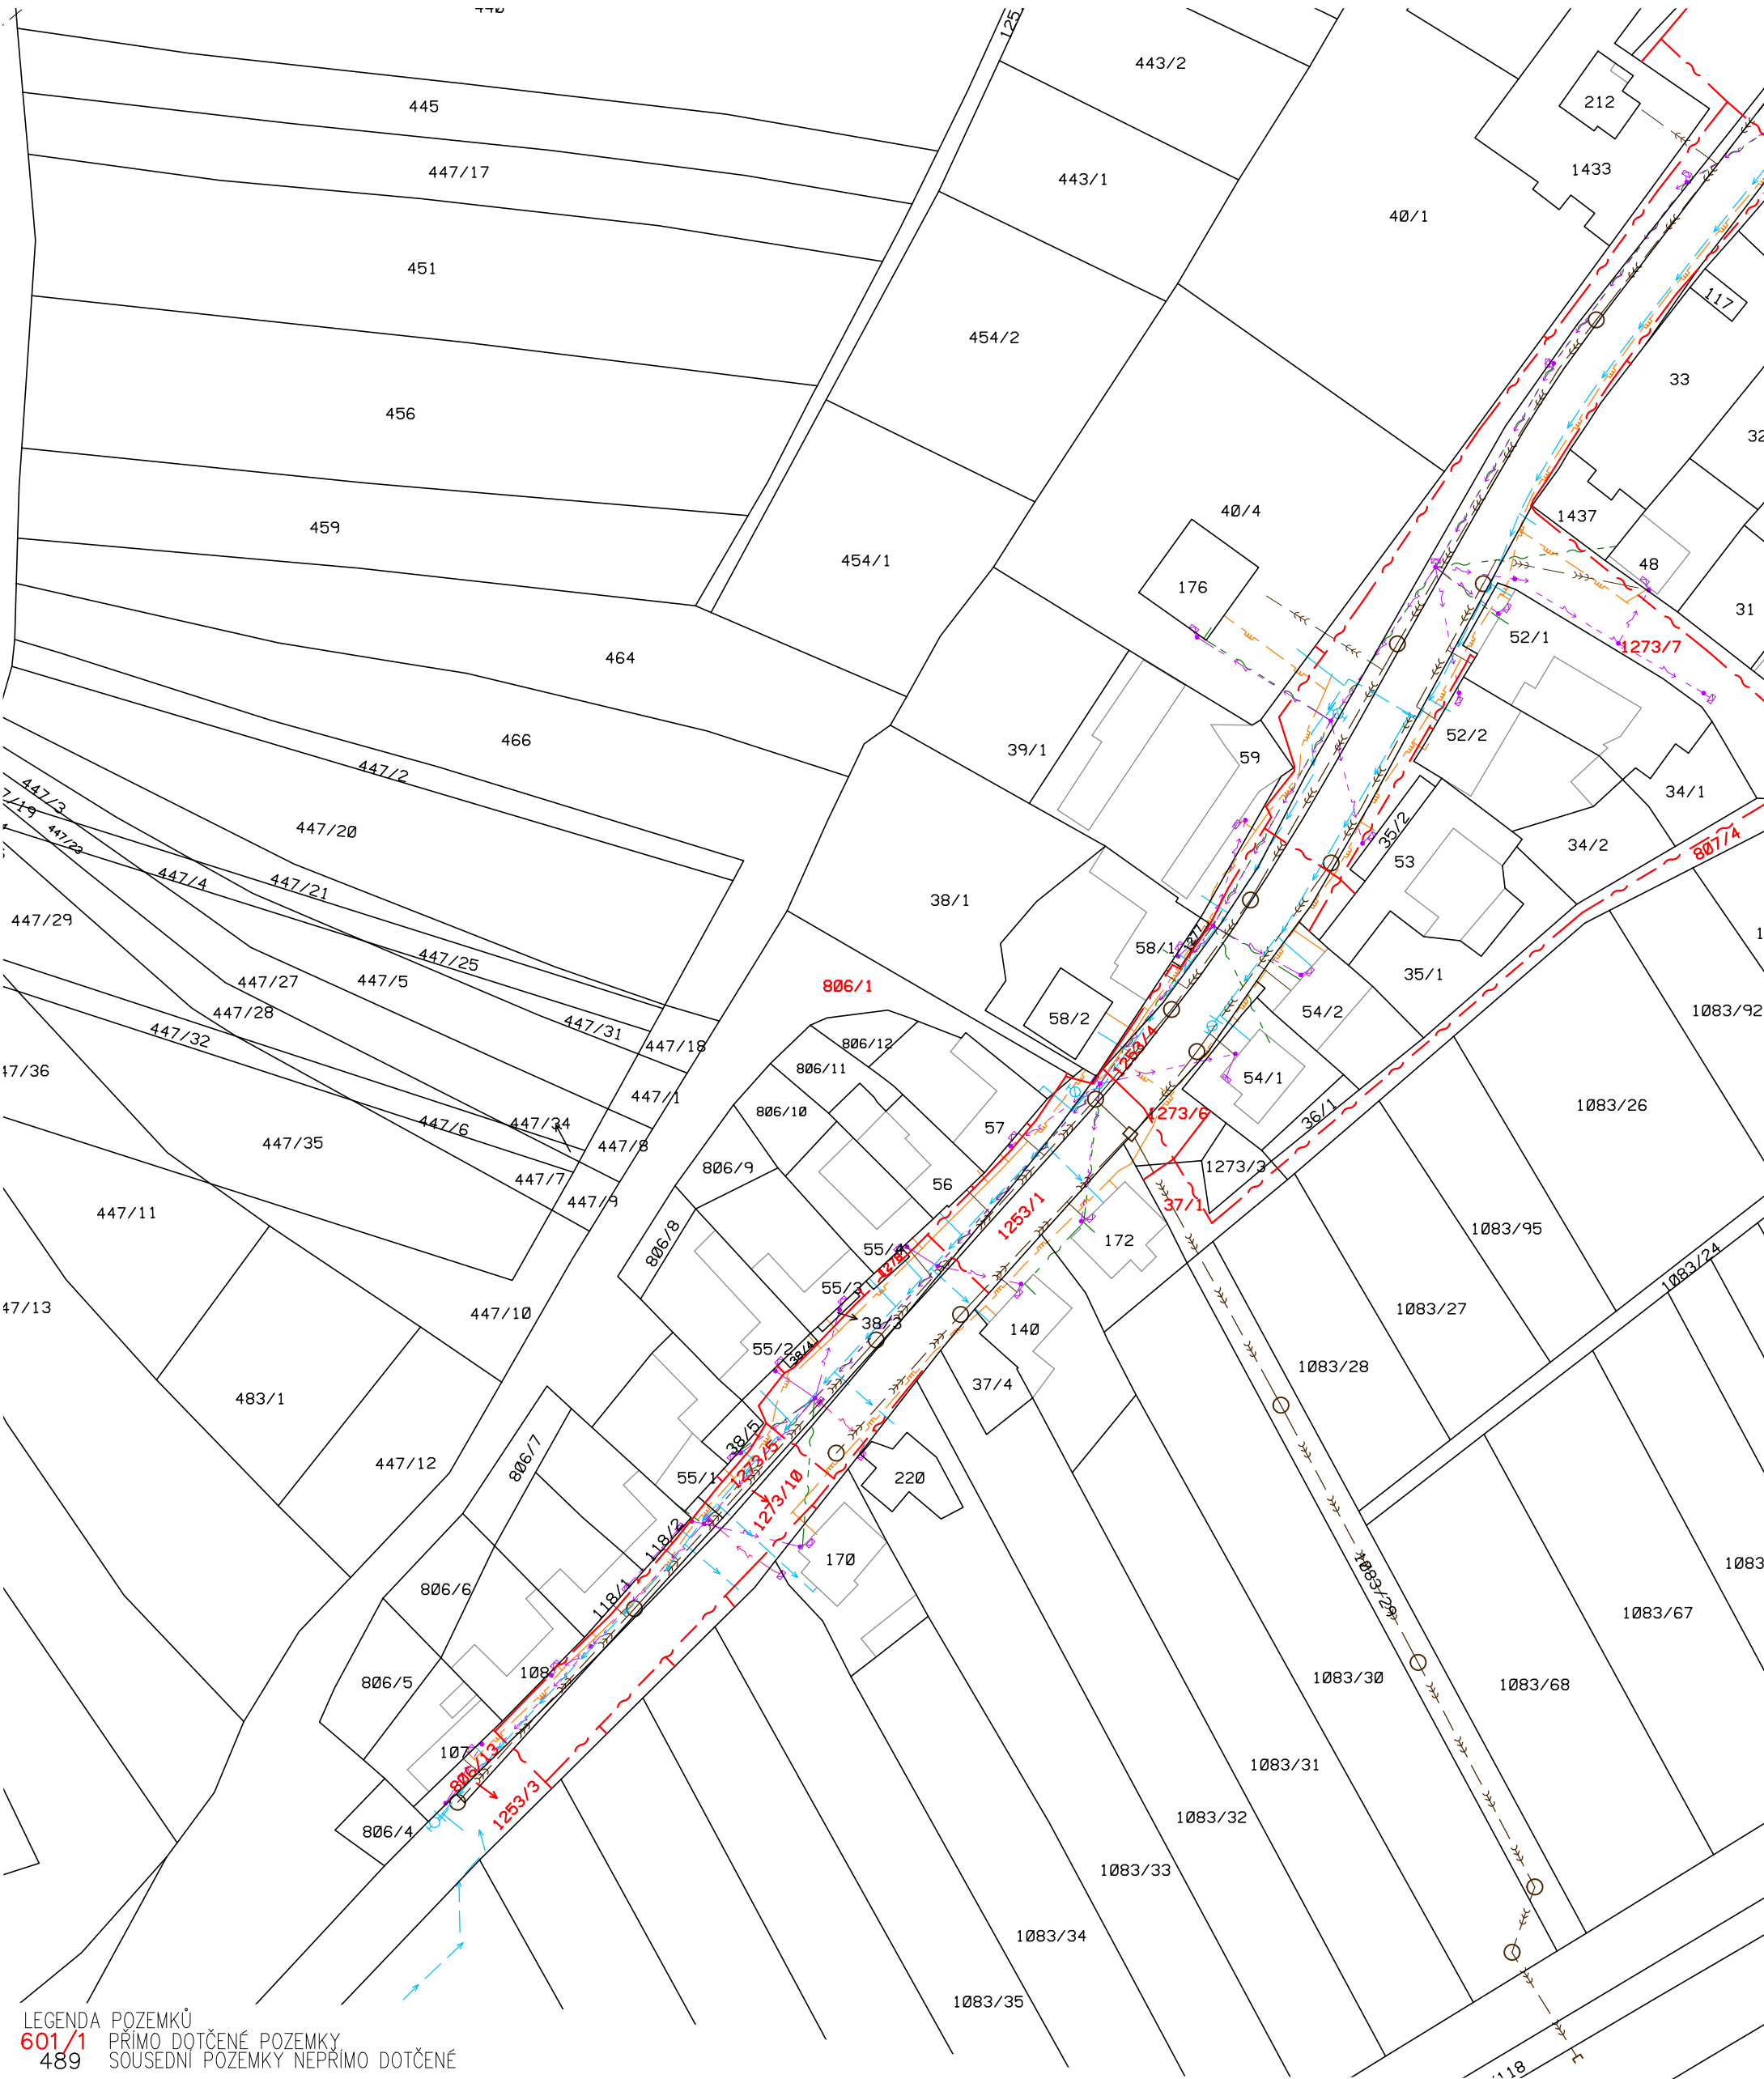


LEGENDA POZEMKŮ
601/1 PRÍMO DOTČENÉ POZEMKY
489 SOUSEDNÍ POZEMKY NEPRÍMO DOTČENÉ


- LEGENDA SÍTÍ
- NOVÝ PODZEMNÍ SDĚL.KABEL-PÁTEŘ (GTNET)
 - NOVÝ PODZEMNÍ SDĚL.KABEL-ROZVOD (GTNET)
 - STÁVAJÍCÍ PODZ.SDĚL. KABEL (GTNET)
 - NN,VN,VVN-NADZEMNÍ VEDENÍ (EGD)
 - NN,VN-PODZEMNÍ VEDENÍ (EGD)
 - VVN-NADZEMNÍ VEDENÍ (ČEPS)
 - VODOVOD (VAK HODONÍN)
 - KANALIZACE (VAK HODONÍN, OBEC)
 - PLYNOVOD-STL,VTL (GASNET)
 - SDĚL. KABEL-NADZEMNÍ (CETIN)
 - SDĚL. KABEL-PODZEMNÍ (CETIN)
 - S. KAB.-PODZ. RUŠENÝ NEZAMĚŘENÝ (CETIN)
 - PRODUKTOVOD (ČEPRO)
 - OCHRANNÉ PÁSMO (ČEPRO)

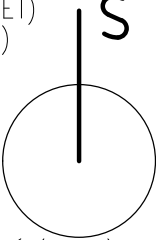


ODPOVĚDNÝ PROJEKTANT ING. MILAN FARÁŘ	PROJEKTANT STAVBY ING. PETR JANÍK LIBUŠINA 544/3 TEL: 774 990 119 690 02 BŘECLAV E-MAIL: JANIK-PETR@SEZNAM.CZ			
	INVESTOR: GT NET S.R.O. KOLLÁROVA 277, 697 01 KYJOV IČ: 26972832			
MÍSTO STAVBY: DRAŽŮVKY [632368]				
ROZVOD OPTICKÉ SÍTĚ V OBCI DRAŽŮVKY			FORMÁT	A3
			DATUM	XI. 2021
			STUPEŇ	DÚR
			ČÁST DOKUMENTACE	C.2
SITUACE INŽ. SÍTÍ			MĚŘÍTKO	ČÍSLO VÝKRESU
			1:1000	05

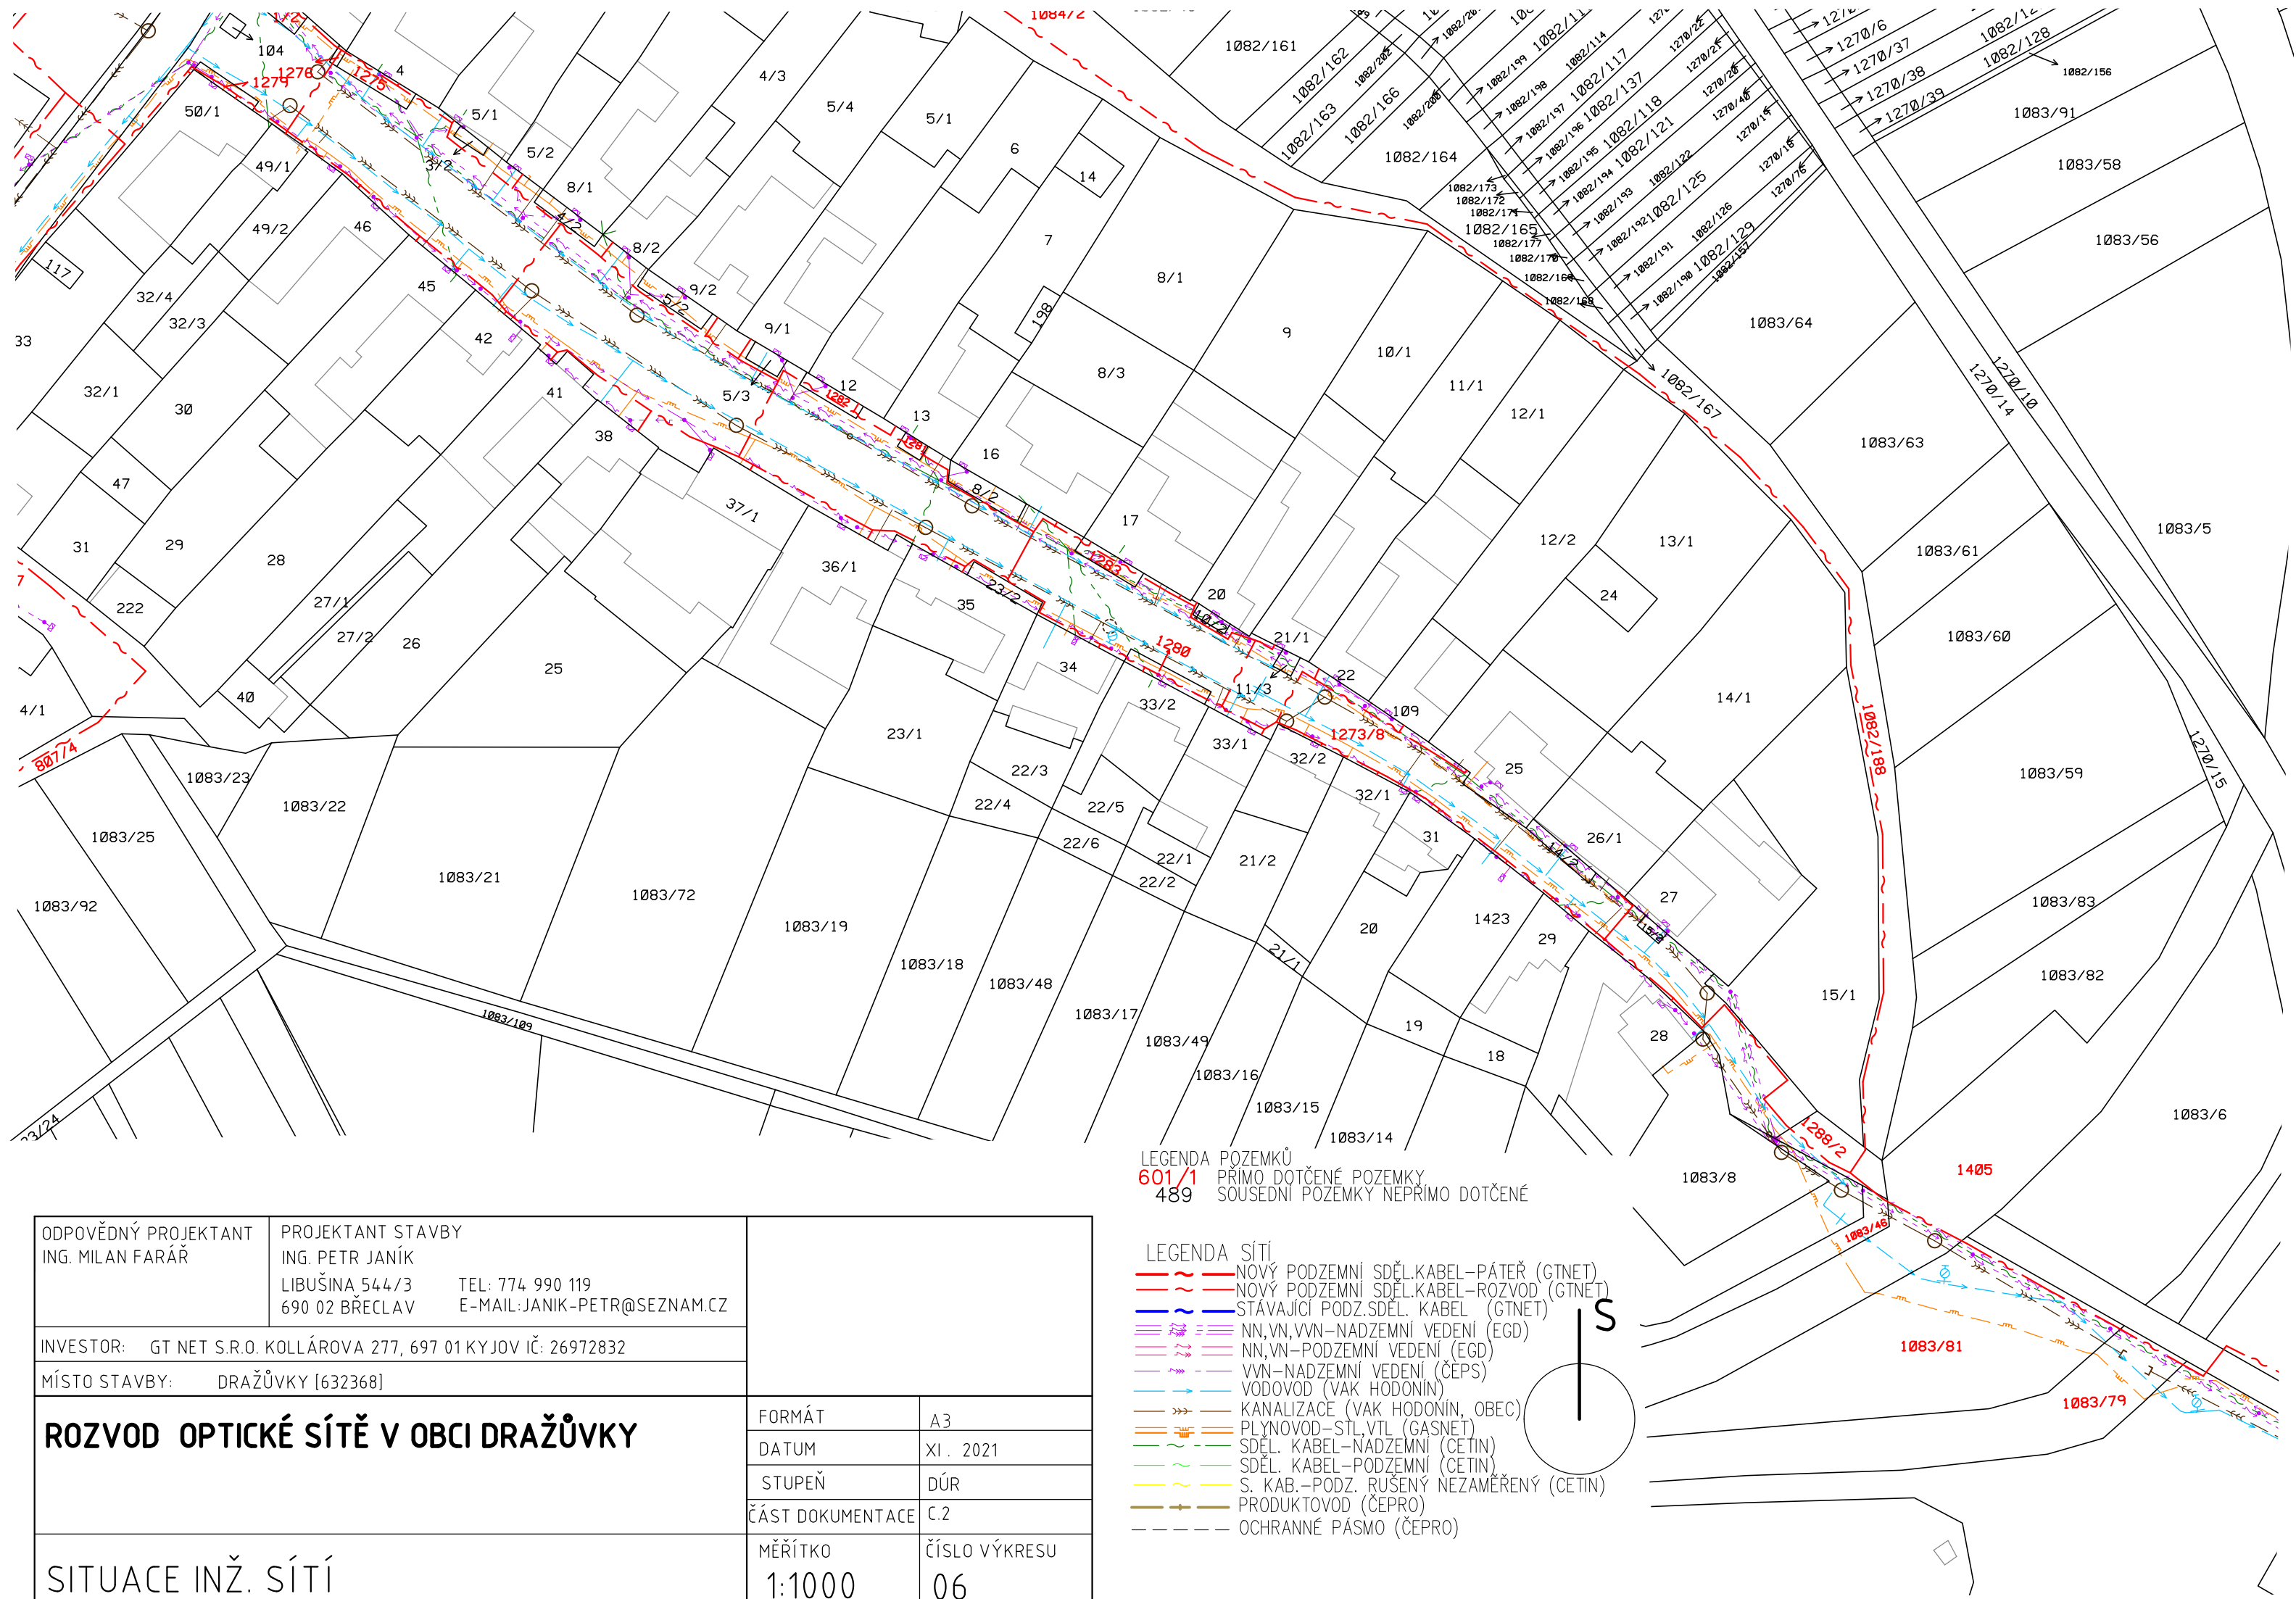


ODPOVĚDNÝ PROJEKTANT ING. MILAN FARÁŘ		PROJEKTANT STAVBY ING. PETR JANÍK LIBUŠINA 544/3 TEL: 774 990 119 690 02 BŘECLAV E-MAIL: JANIK-PETR@SEZNAM.CZ			
INVESTOR: GT NET S.R.O. KOLLÁROVA 277, 697 01 KYJOV IČ: 26972832					
MÍSTO STAVBY: DRAŽŮVKY [632368]					
ROZVOD OPTICKÉ SÍTĚ V OBCI DRAŽŮVKY				FORMÁT	A3
				DATUM	XI . 2021
				STUPEŇ	DŮR
				ČÁST DOKUMENTACE	C.2
SITUACE INŽ. SÍTÍ				MĚŘÍTKO 1:1000	ČÍSLO VÝKRESU 06

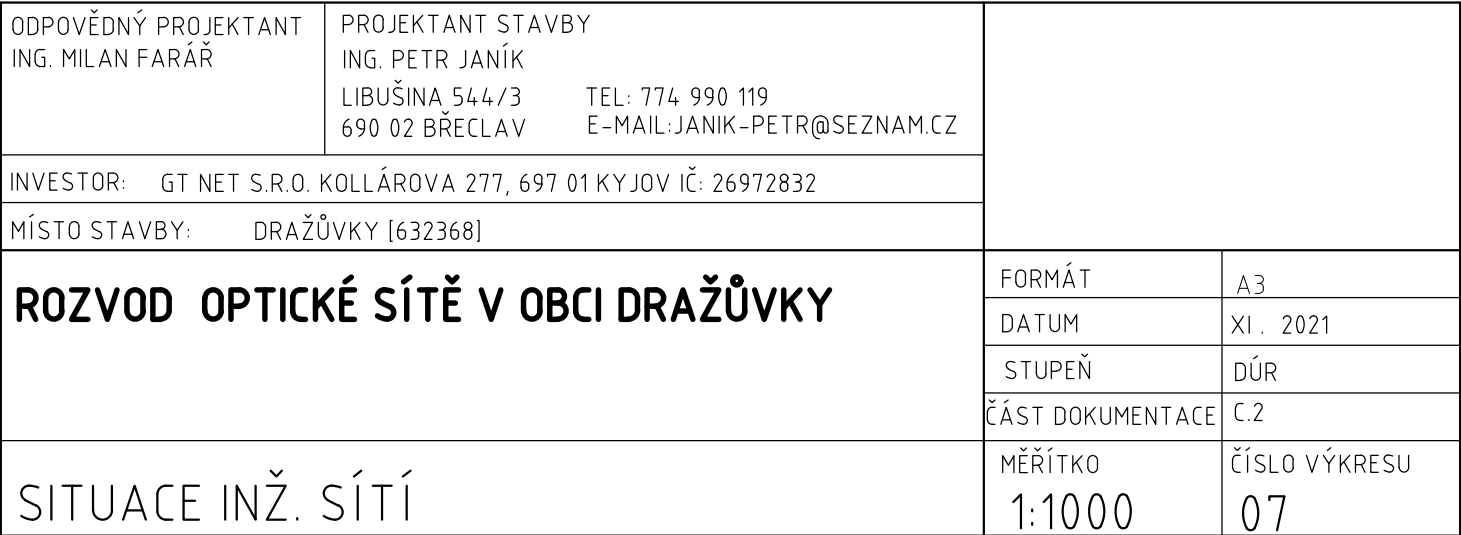

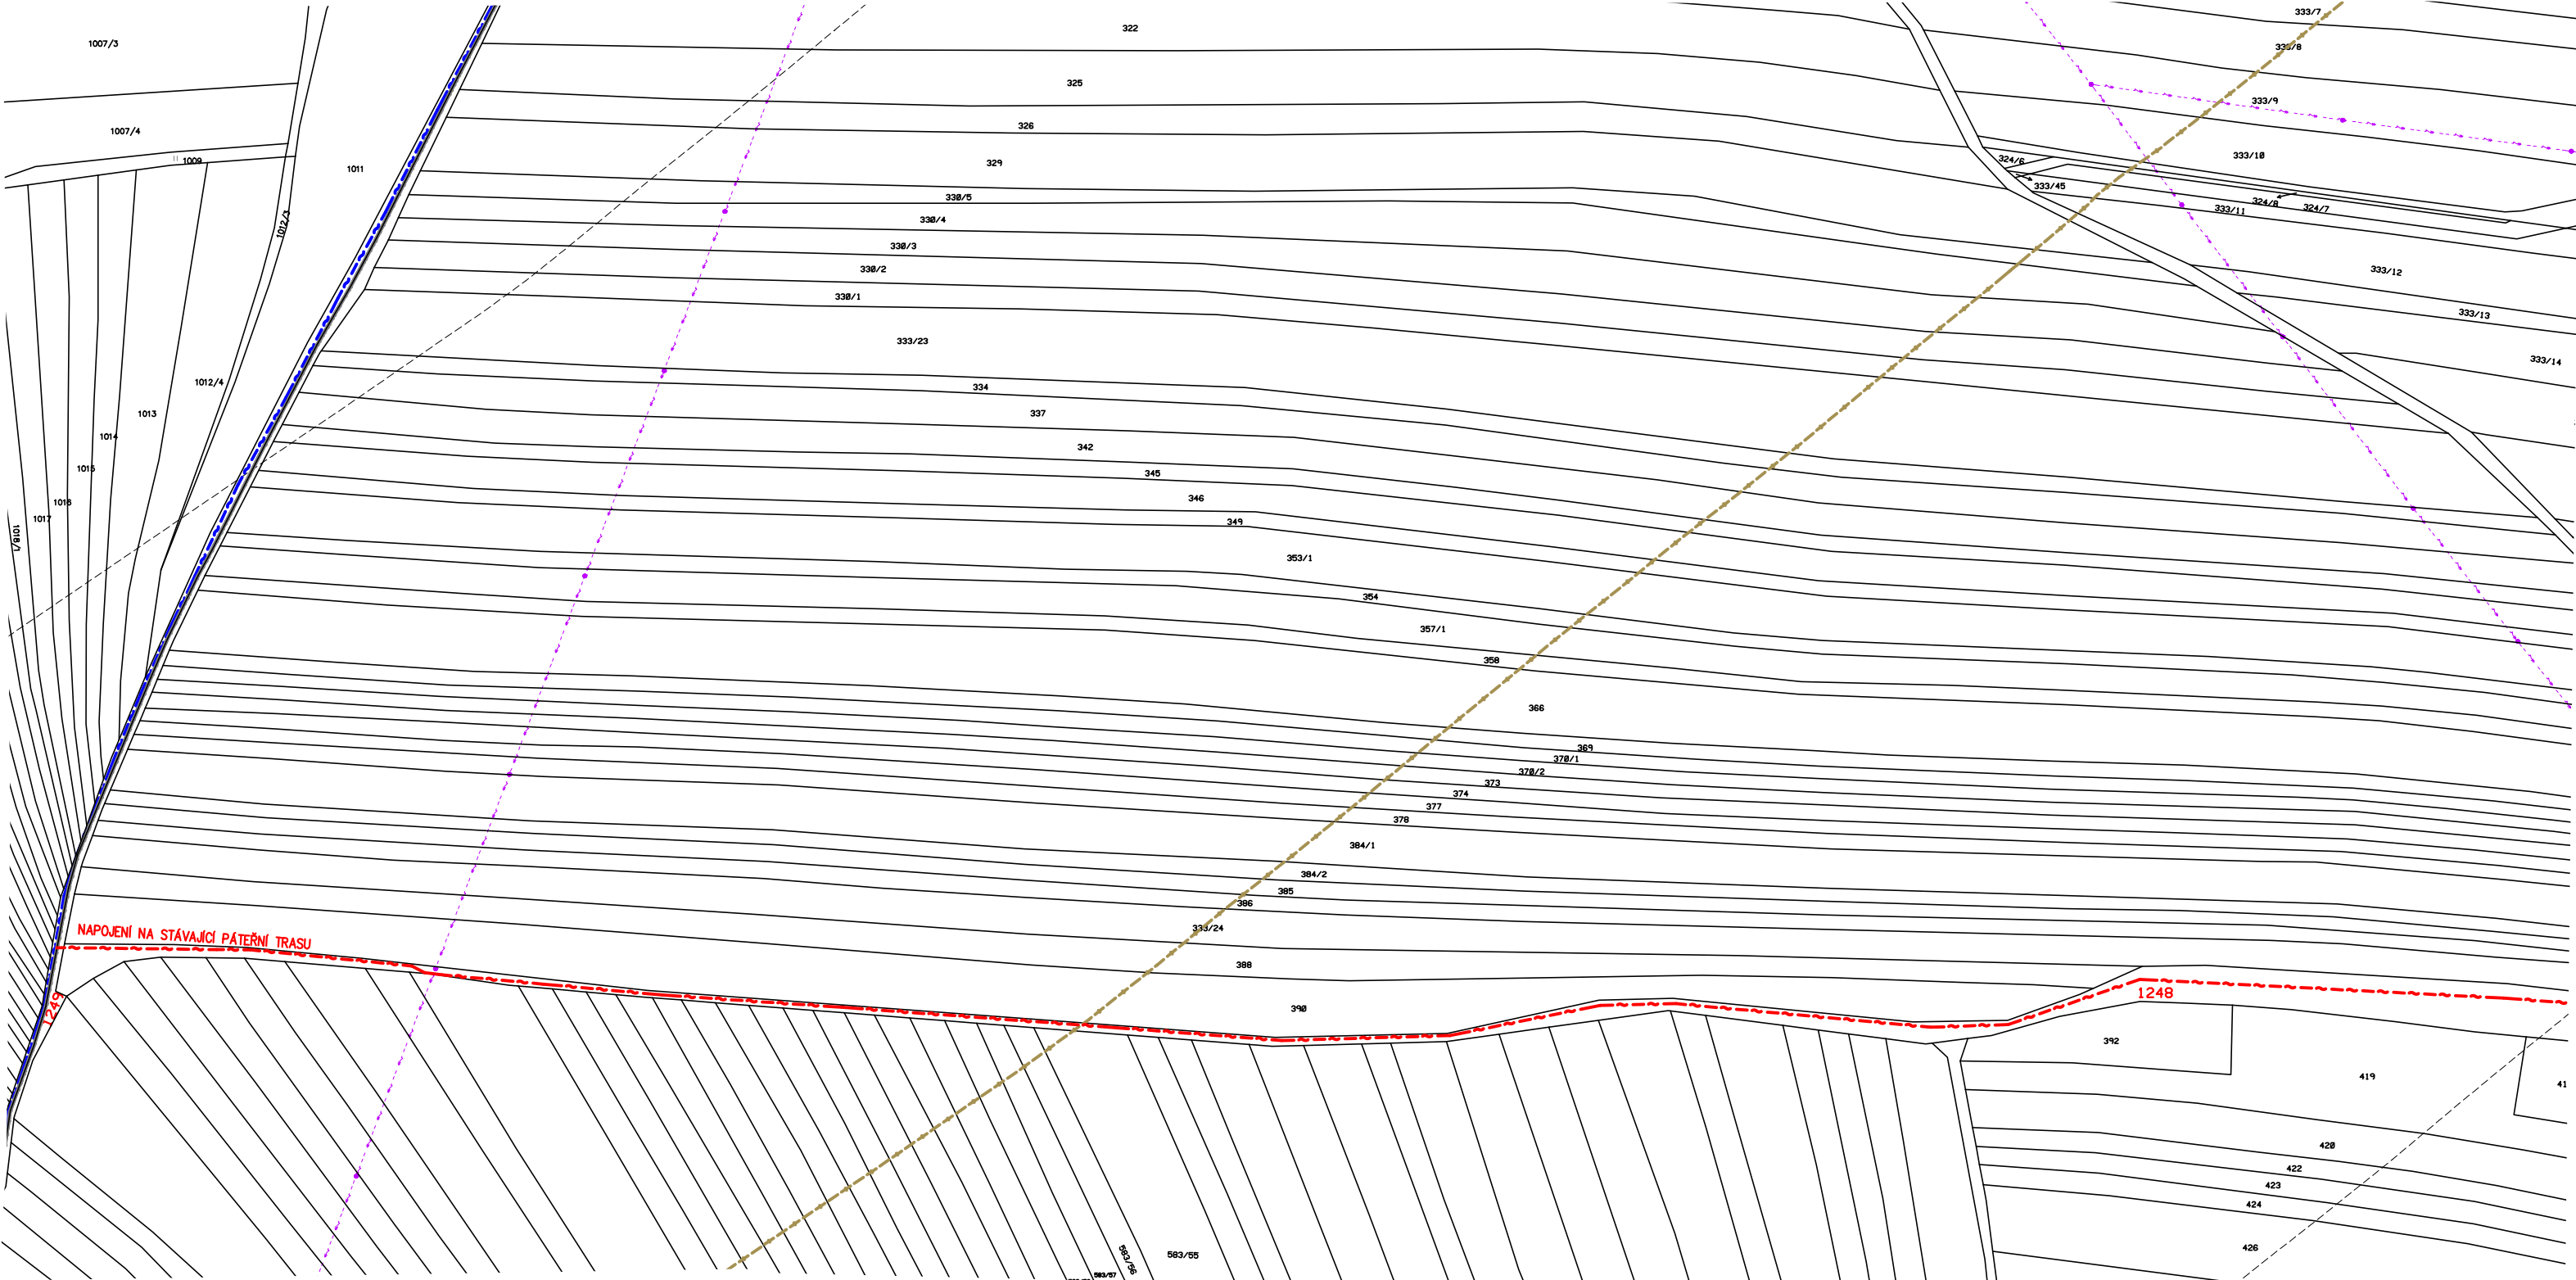


LEGENDA POZEMKŮ
601/1 PRÍMO DOTČENÉ POZEMKY
489 SOUSEDNÍ POZEMKY NEPRÍMO DOTČENÉ

- LEGENDA SÍTÍ
- NOVÝ PODZEMNÍ SDĚL.KABEL-PÁTEŘ (GTNET)
 - NOVÝ PODZEMNÍ SDĚL.KABEL-ROZVOD (GTNET)
 - STÁVAJÍCÍ PODZ.SDĚL. KABEL (GTNET)
 - NN,VN,VVN-NADZEMNÍ VEDENÍ (EGD)
 - NN,VN-PODZEMNÍ VEDENÍ (EGD)
 - VVN-NADZEMNÍ VEDENÍ (ČEPS)
 - VODOVOD (VAK HODONÍN)
 - KANALIZACE (VAK HODONÍN, OBEC)
 - PLYNOVOD-STL,VTL (GASNET)
 - SDĚL. KABEL-NADZEMNÍ (CETIN)
 - SDĚL. KABEL-PODZEMNÍ (CETIN)
 - S. KAB.-PODZ. RUŠENÝ NEZAMĚŘENÝ (CETIN)
 - PRODUKTOVOD (ČEPRO)
 - OCHRANNÉ PÁSMO (ČEPRO)

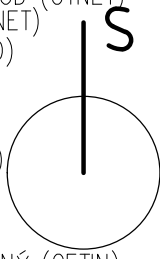

ODPOVĚDNÝ PROJEKTANT ING. MILAN FARÁŘ	PROJEKTANT STAVBY ING. PETR JANÍK LIBUŠINA 544/3 690 02 BŘECLAV TEL: 774 990 119 E-MAIL: JANIK-PETR@SEZNAM.CZ	
	INVESTOR: GT NET S.R.O. KOLLÁROVA 277, 697 01 KYJOV IČ: 26972832	
	MÍSTO STAVBY: DRAŽŮVKY [632368]	
ROZVOD OPTICKÉ SÍTĚ V OBCI DRAŽŮVKY	FORMÁT	A3
	DATUM	XI. 2021
	STUPEŇ	DŮR
	ČÁST DOKUMENTACE	C.2
SITUACE INŽ. SÍTÍ	MĚŘÍTKO	ČÍSLO VÝKRESU
	1:2000	08

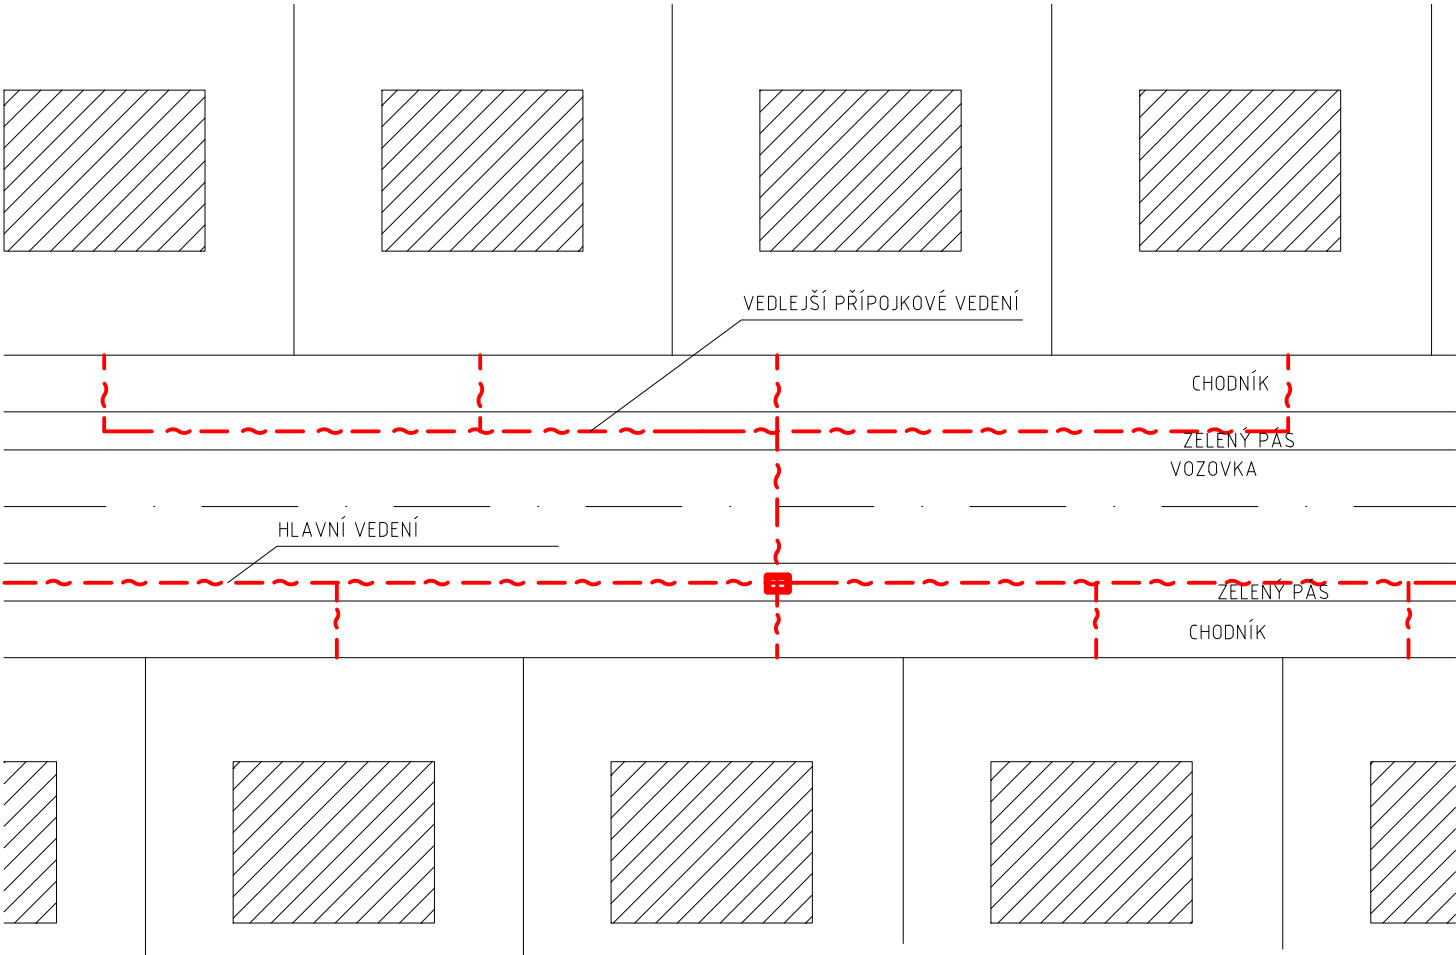


OCHRANNÁ PÁSMA (VZDÁLENOSTI OD POVRCHU) DLE ČSN 73 6005

Vodovod do DN 500	1,5m
Vodovod nad DN 500	2,5m
Kanalizace do DN 500	1,5m
Kanalizace nad DN 500	2,5m
Nízkotlaký nebo středotlaký plynovod	1,0m
Tepelná síť	2,5m
Elektrický kabel do 110 kV	1,0m
Sdělovací kabel	1,0m

POZNÁMKA:

PŘÍPOJKY BUDOU PŘIVEDENY NA HRANICI POZEMKŮ VŠECH DOMŮ S ČÍSLEM POPISNÝM.
-DO ZELENÉHO PÁSU BUDOU UMÍSTNĚNY NADZEMNÍ ROZVADĚČE 250x400x600mm
PO NEZBYTNĚ NUTNÉ VZDÁLENOSTI VŽDY TAK, ABY MOHLO BÝT NAPOJENO 8-12 ODBĚRNÝCH MÍST.
UMÍSTĚNÍ ROZVADĚČŮ BUDE MIMO OCHRANNÉ PÁSMA DOTČENÝCH SÍTÍ.

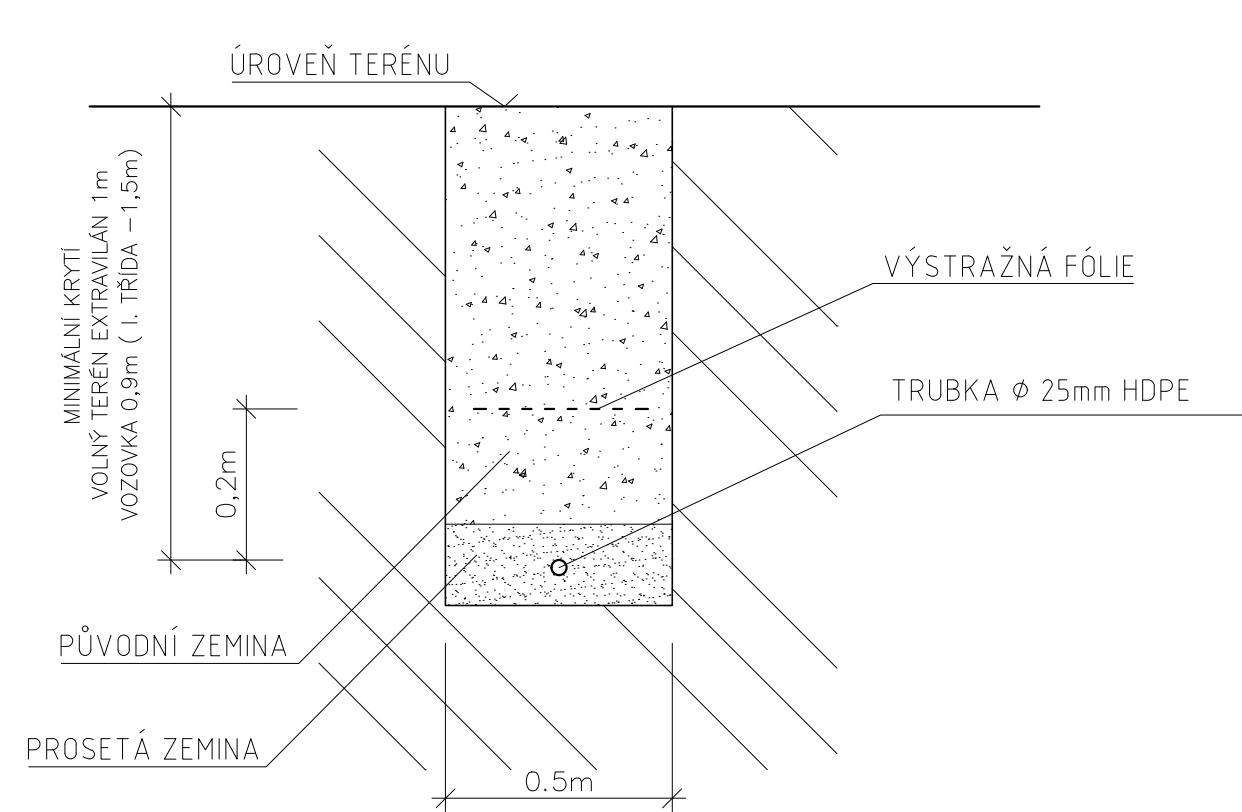

NEJMENŠÍ DOVOLENÉ VZDÁLENOSTI PŘI SOUBĚHU (KŘÍŽENÍ) DLE ČSN 73 6005

- 0,3/0,1m (0,3/0,1m) – SILOVÉ KABELY NN DO 1KV NECHRÁNĚNÉ/ V KANÁLU NEBO CHRÁNIČCE
- 0,8/0,3m (0,8/0,3m) – SILOVÉ KABELY VN DO 10KV NECHRÁNĚNÉ/ V KANÁLU NEBO CHRÁNIČCE
- 0,8/0,3m (0,8/0,3m) – SILOVÉ KABELY VN DO 35KV NECHRÁNĚNÉ/ V KANÁLU NEBO CHRÁNIČCE
- 0,8 (0,5m) – SILOVÉ KABELY VVN DO 220KV
- 0,4 (0,1m) – PLYNOVODNÍ PORUBÍ STŘEDOTLAKÉ I NÍZKOTLAKÉ
- 0,4 (0,2m) – VODOVODNÍ PORUBÍ
- 0,8m (0,5/0,15m) – TEPELNÉ SÍTĚ NECHRÁNĚNÉ/ V KANÁLU NEBO CHRÁNIČCE
- 0,3 (0,1m) – KABELOVODY
- 0,5 (0,2m) – KANALIZACE
- 0,07 (0,3m) – SDĚLOVACÍ KABELY

POZNÁMKA:

-PŘED ZAHÁJENÍM VÝKOPOVÝCH PRACÍ JE NUTNÉ ZAŽÁDAT SPRÁVCE SÍTÍ O PŘESNÉ VYTÝČENÍ SÍTÍ V TERÉNU.

ODPOVĚDNÝ PROJEKTANT ING. MILAN FARÁŘ	PROJEKTANT STAVBY ING. PETR JANÍK LIBUŠINA 544/3 TEL: 774 990 119 690 02 BŘECLAV E-MAIL: JANIK-PETR@SEZNAM.CZ	
	INVESTOR: GT NET S.R.O. KOLLÁROVA 277, 697 01 KYJOV IČ: 26972832	
	MÍSTO STAVBY: DRAŽŮVKY [632368]	
ROZVOD OPTICKÉ SÍTĚ V OBCI DRAŽŮVKY	FORMÁT	A3
	DATUM	XI . 2021
	STUPEŇ	DÚR
	ČÁST DOKUMENTACE	C.2
CHARAKTERISTICKÝ PŮDORYS ROZVODU A VZOROVÝ PŘÍČNÝ ŘEZ	MĚŘÍTKO 1:200	ČÍSLO VÝKRESU 09